

MAPA  
DO CELÓW PROJEKTOWYCH

SKALA 1:500

Jednostka ewidencyjna 140605\_4\_Grójec  
Obręb ewidencyjny 0001 m. Grójec ul. Mogielnicka

Aktualizację mapy w granicach  
opracowania dla działki nr wg lokalizacji  
wykonano w dniu 2015-02-17

Układ współrzędnych: 2000/7  
Poziom odniesienia: Kronstadt 60  
Nr sekcji mapy: 7.165.19.14.2.4

Nie wyklucza się istnienia w terenie również urządzeń  
podziemnych, dla których było brak informacji  
branżowych i nie zostały odnalezione w terenie  
w czasie inwenturyzacji geodezyjnej

Granice działek uwidocznione na niniejszej mapie  
zostały wykreślone na podstawie danych ewidencji gruntów

Mapa do celów projektowych została wykonana  
bez przeprowadzania badania dotyczącego obciążeń  
słabościami gruntowymi

DER GK.6640.250.2015

PRZEDSIĘBIORSTWO  
USŁUG GEODEZYJNYCH  
"GEO" S.C.

05-600 Grójec, ul. Lewiczyńska 45  
tel. 501-547-139  
NIP 797-16-09-121

GEODETA UPRAWNIONY

Marcin Ignatowski


Nr upraw. zaw. 19293

LEGENDA :

— Proj. budowa odcinka kanalizacji deszczowej o  
średnicy 315 mm PVC w drodze krajowej  
- Istniejące linie rozgraniczenia działek GDDKiA  
nr.ew. 3439/26 i 3440/1 w Grójcu.

Sd1 - Proj. studzienki rewizyjne o średnicy  
1200 mm.

W1 - Proj. wpusty uliczne WP-II o średnicy 500 mm  
A.B.C.D.E.F.— Teren objęty zagospodarowaniem terenu

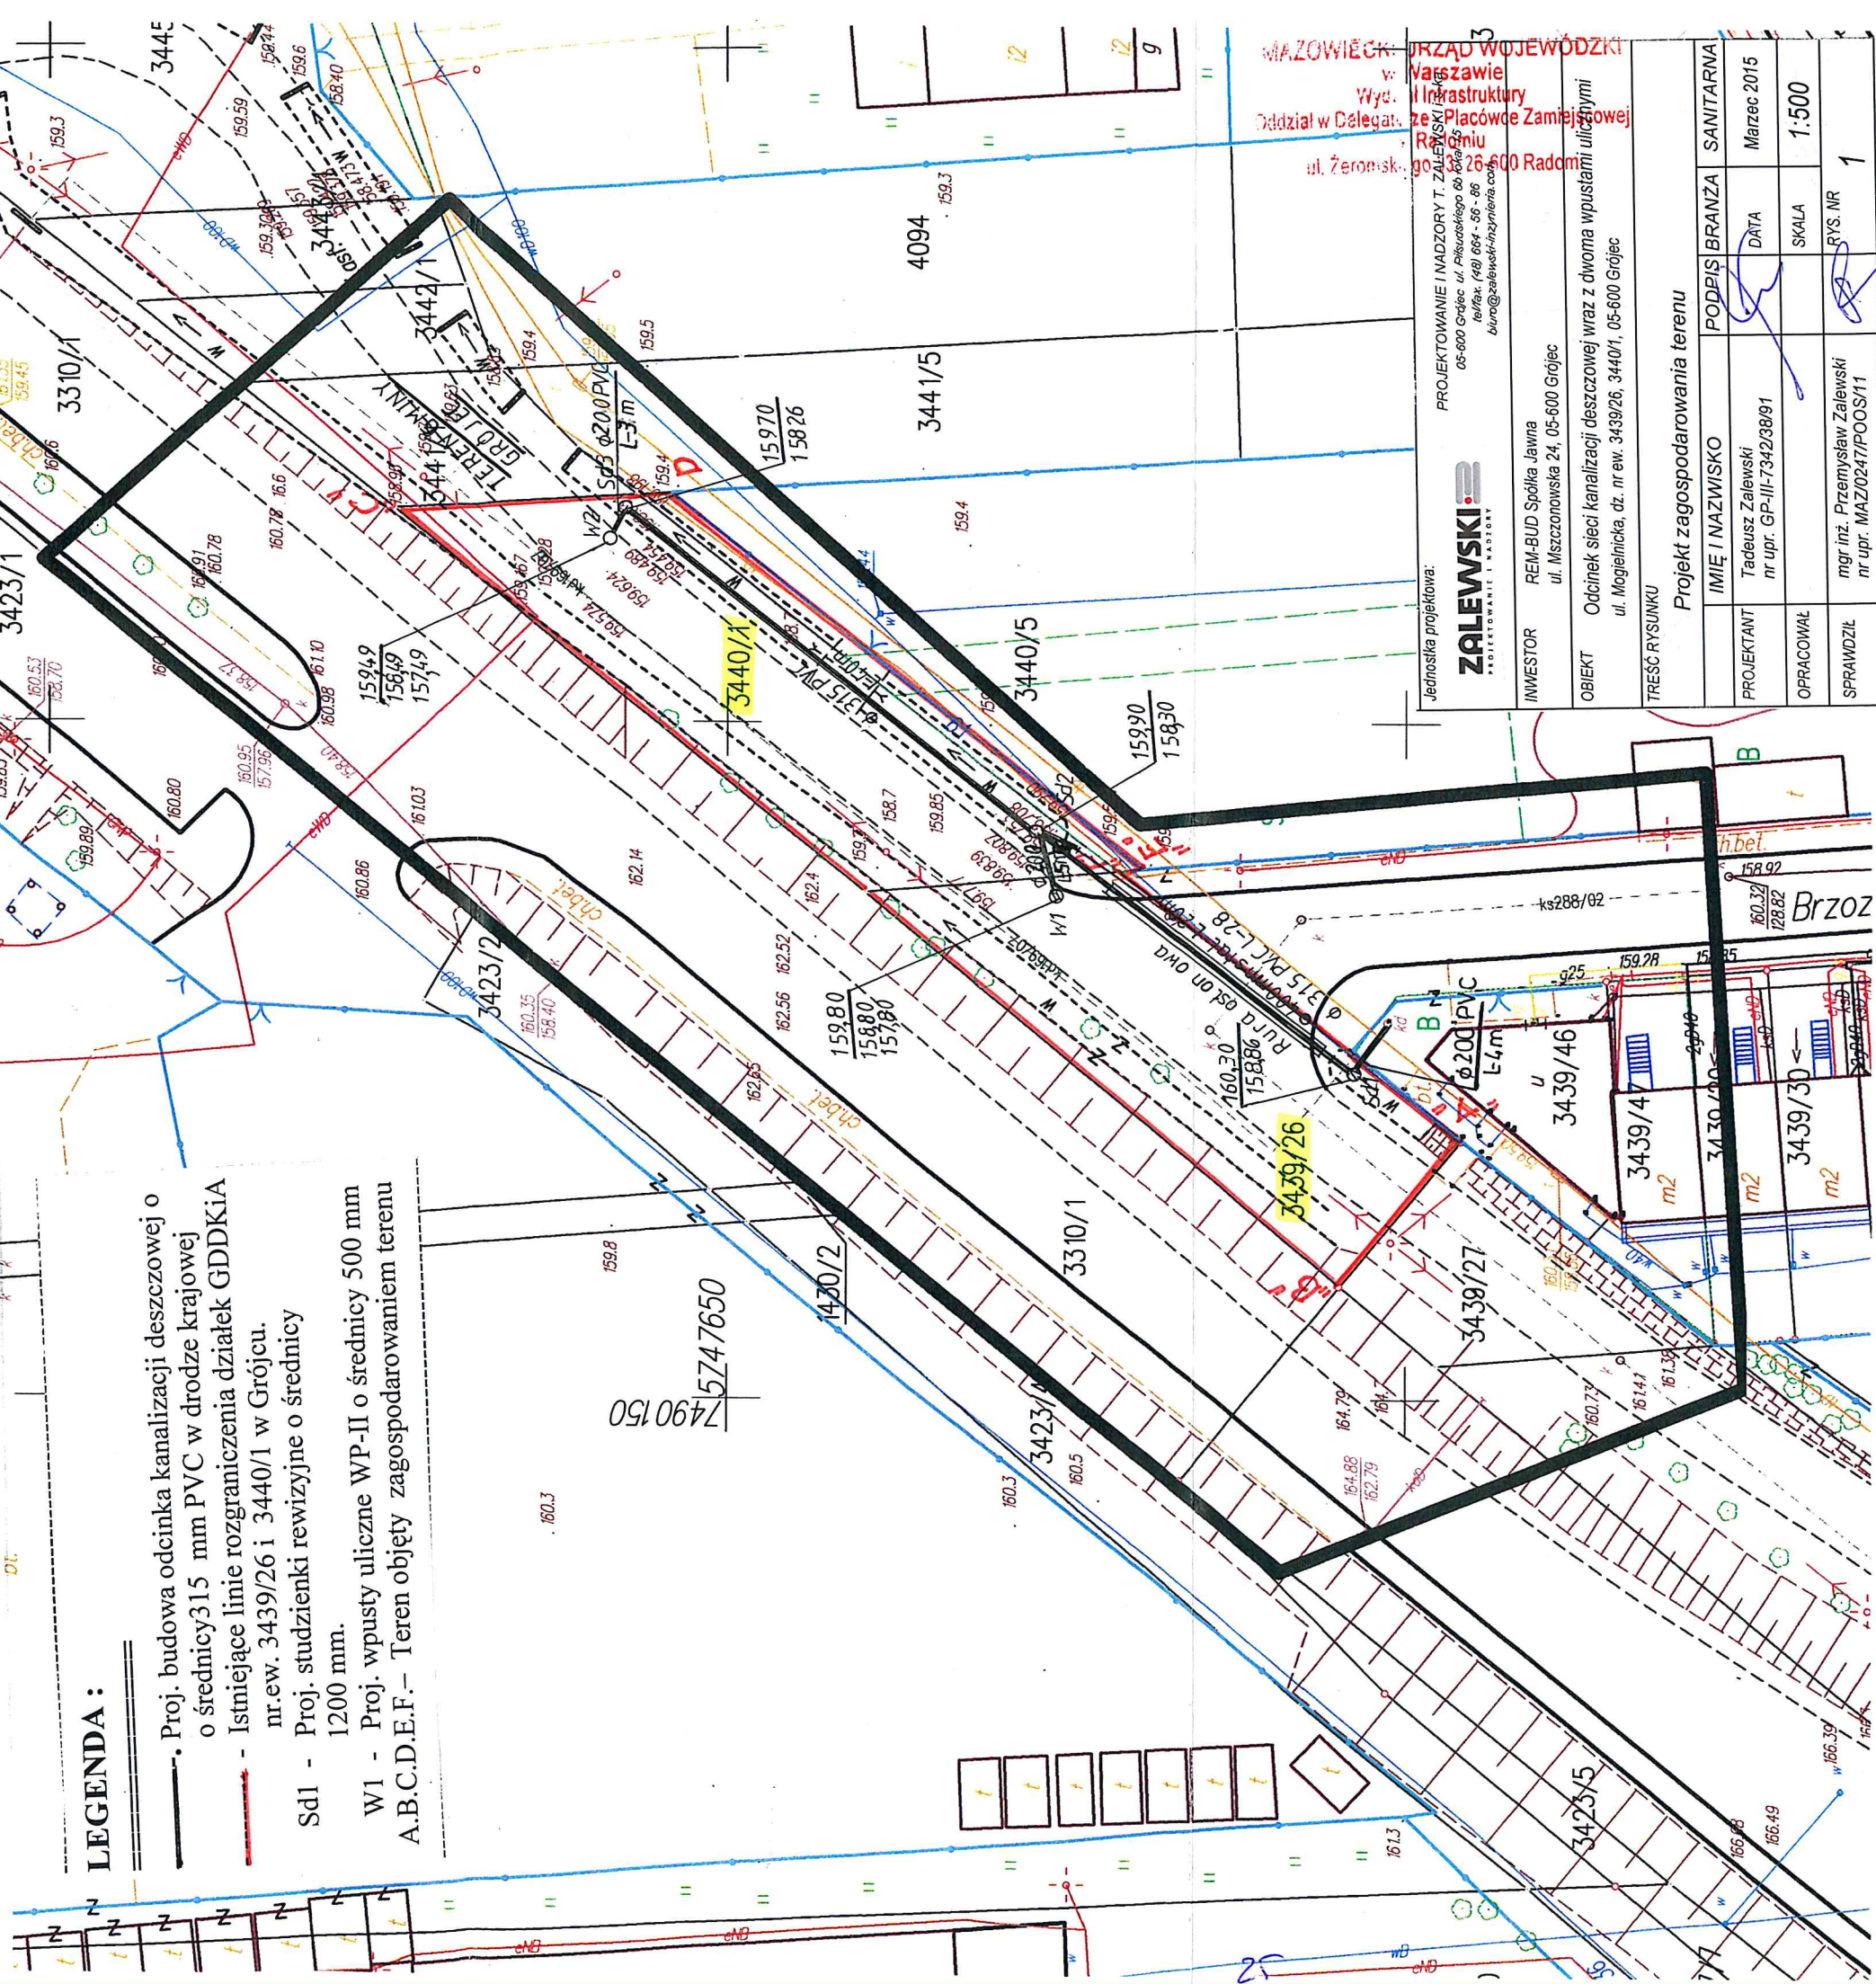

POŚWIADCZA SIĘ, ŻE NINIEJSZY DOKUMENT ZOSTAŁ OPRACOWANY W WYNIKU PRAC GEODEZYJNYCH I KARTOGRAFICZNYCH, KTÓRYCH REZULTATY ZAWIERA OPERAT TECHNICZNY WPISANY DO EWIDENCJI MATERIAŁÓW PAŃSTWOWEGO ZASOBU GEODEZYJNEGO I KARTOGRAFICZNEGO	
Organ prowadzący państwowy zasób geodezyjny i kartograficzny	Starosta Grójceki
Identyfikator ewidencyjny materiału zasobu - operatu technicznego	P.1406.2015. 745
Data wpisania do ewidencji materiałów zasobu	2015 -03- 13
Imię, nazwisko i podpis osoby reprezentującej organ	Z up. STAROSTY GRÓJECKIEGO mgr inż. Ignatowski Kierownik Oddziału Dokumentacji Geodezyjnej i Kartograficznej

Jednostka projektowa:

**ZALEWSKI**  
PROJEKTOWANIE I NADZORY T. ZALEWSKI

PROJEKTOWANIE I NADZORY T. ZALEWSKI  
05-600 Grójec ul. Piłsudskiego 60  
tel. 140 664 - 58 - 86  
biuro@zalewski-projekt.pl

INWESTOR REM-BUD Spółka Jawna

ul. Mszczonowska 24, 05-600 Grójec

OBIEKT Odcinek sieci kanalizacji deszczowej wraz z dwoma wpustami ulicznymi

ul. Mogielnicka, dz. nr ew. 3439/26, 3440/1, 05-600 Grójec

TREŚĆ RYSUNKU

Projekt zagospodarowania terenu

IMIĘ I NAZWISKO	PODPIS	BRANŻA	SANITARNA
Tadeusz Zalewski			
nr upr. GP-III-7342/3891		DATA	Marzec 2015
OPRACOWAŁ		SKALA	1:500
SPRAWDZIŁ		RYS. NR	1